


INWENTARYZACJA - BUDYNEK NR 10 RZUT PARTERU ULŁAD POMIESZCZEŃ SANITARNYCH

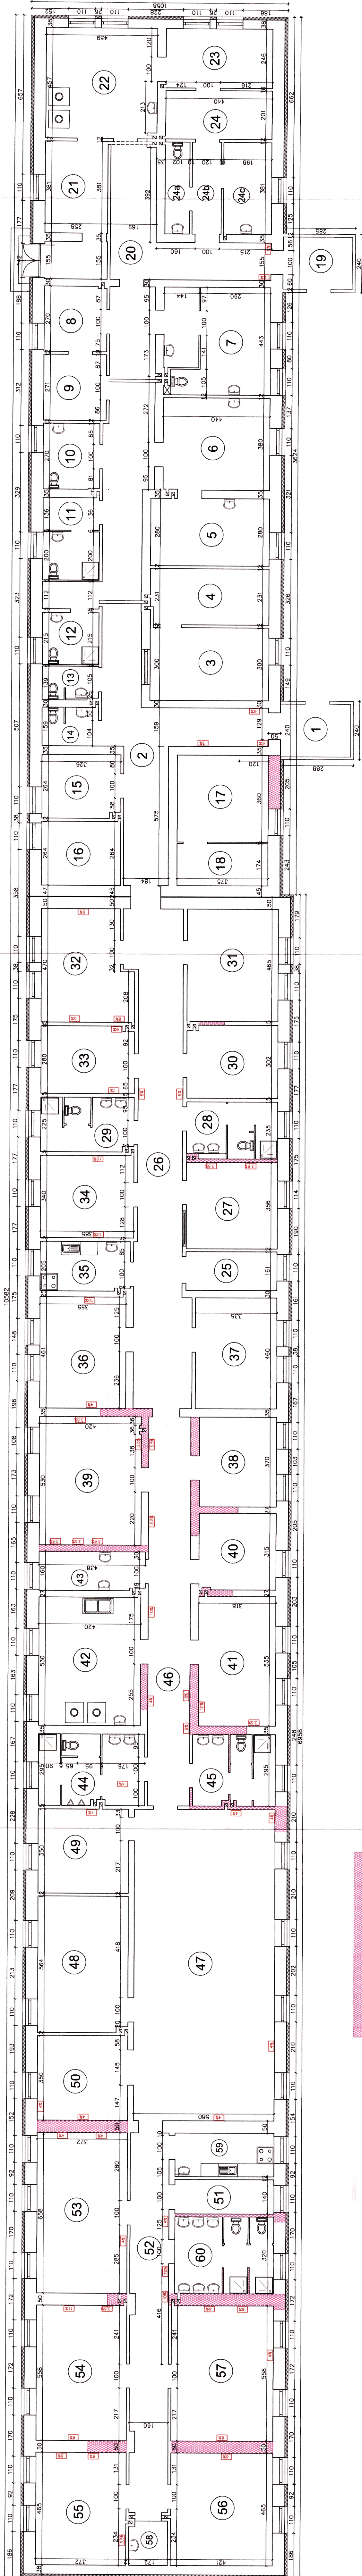

— WYKONANA INIEKCJA CIŚNIENIOWA I GRAWITACYJNA W ŚCIANACH PARTERU

4% — ZAWILGOCENIE ŚCIAN PARTERU

Wykonano: Agencja Realizacji Usług Inżynierskich ul. Mickiewicza 34, 37-700 Przemysł 37-700 Przemysł, ul. Armii Krajowej 57	
Opracowane: PROJEKT USUNIĘCIA ZAWILGOCENIA ŚCIAN W BUDYNKACH NR 10 I NR 12 STRZEŻENIEGO GOSPODARWA DLA CZUJERÓW W PRZEMYSŁU	
Miejsce: Przemysł, ul. Mickiewicza 34	
Tytuł: BUDYNEK NR 10 INWENTARYZACJA WYKONANEJ IZOLACJI PODŁOŻY ŚCIAN METODA INIEKCJI CIŚNIENIOWEJ ORAZ STAN ZAWILGOCENIA ŚCIAN PARTERU BUDYNKU	
Skala: 1:100	Data:
Projektant: mgr inż. Andrzej Grzegorz Mikulski	Uprawnienie: UAN/W/0386/16/08
Wykonawca: mgr inż. Zbigniew Duszyk	Uprawnienie: UAN/W/0386/16/08
Inżynier: mgr inż. Jan Hrabczyński	Uprawnienie: UAN/W/0386/15/07